


Схема расположения фонтана

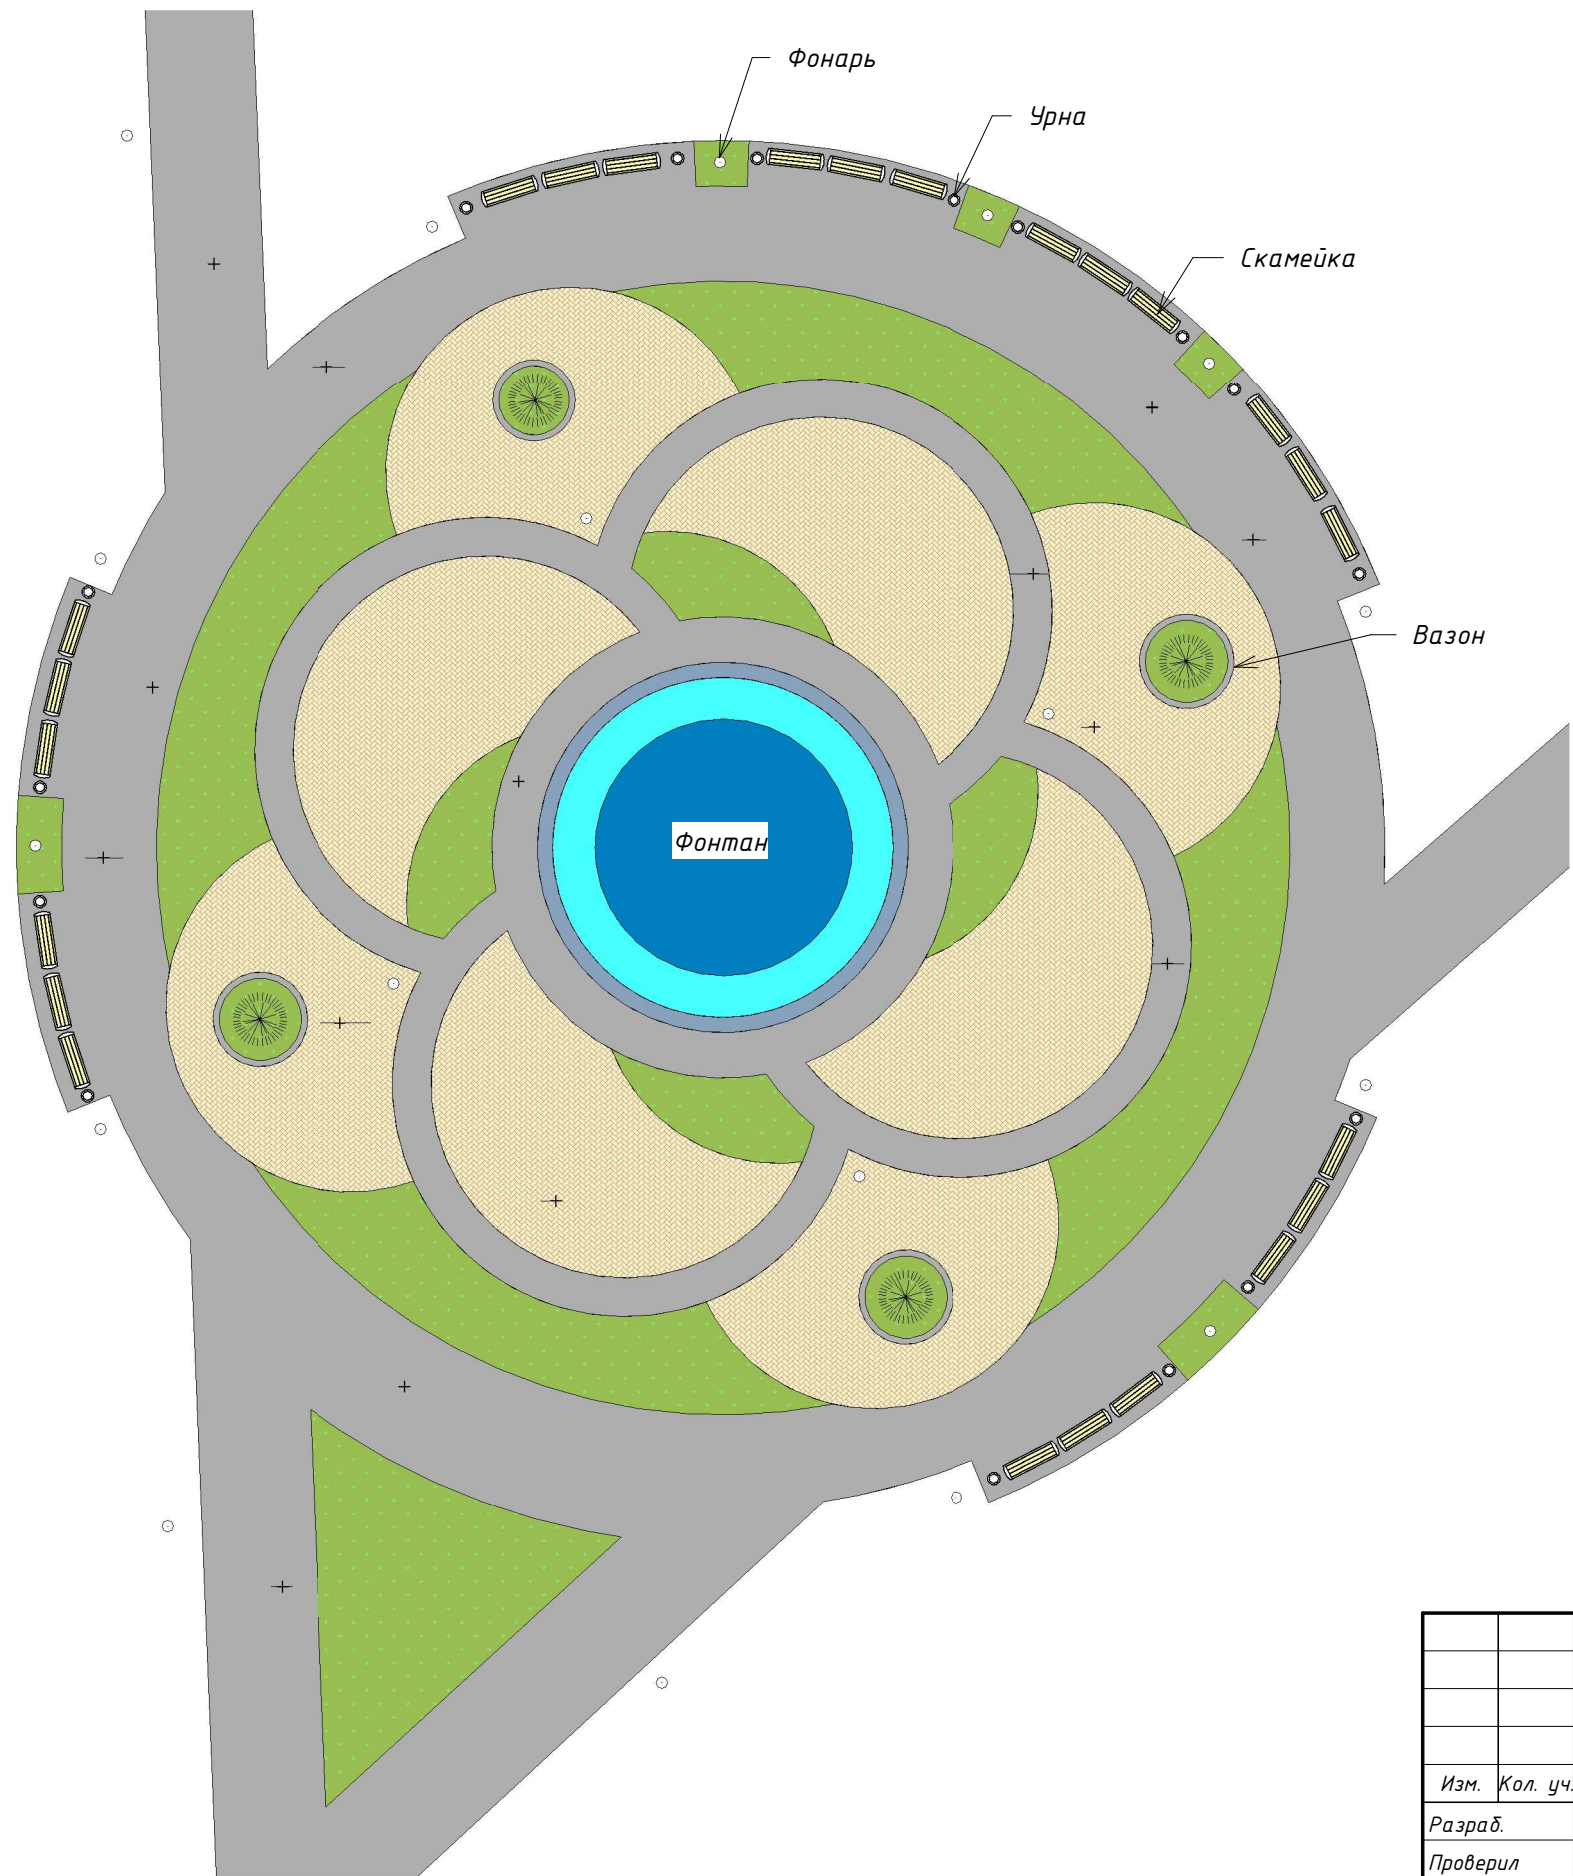

1. Урна деревянная на железобетонном основании



2. Скамейка парковая Архимед



3. Вазон



Согласовано				Взам. инв. №		Подп. и дата		Инв. № подл.	

						64-2020			
						Проект устройства фонтана в парке «Центральный» в р. п. Ордынское Ордынского района Новосибирской области			
Изм.	Кол. уч.	Лист	№ док.	Подпись	Дата	Фонтан	Стадия	Лист	Листов
Разраб.	Чуд						ЭП	2	
Проверил						Схема расположения фонтана	ООО "Проект Мастер"		
Н.контр.	Гущин								

Согласовано



Инд. № подл.

Подп. и дата

Взам. инв. №


						64-2020			
						Проект устройства фонтана в парке «Центральный» в р. п. Ордынское Ордынского района Новосибирской области			
Изм.	Кол. уч.	Лист	№ док.	Подпись	Дата				
Разраб.	Чуд					Фонтан	Стадия	Лист	Листов
Проверил							ЭП	3	
Н.контр.	Гущин					Эскиз фонтана	ООО "Проект Мастер"		

Согласовано

Взам. инв. №

Подп. и дата

Инв. № подл.

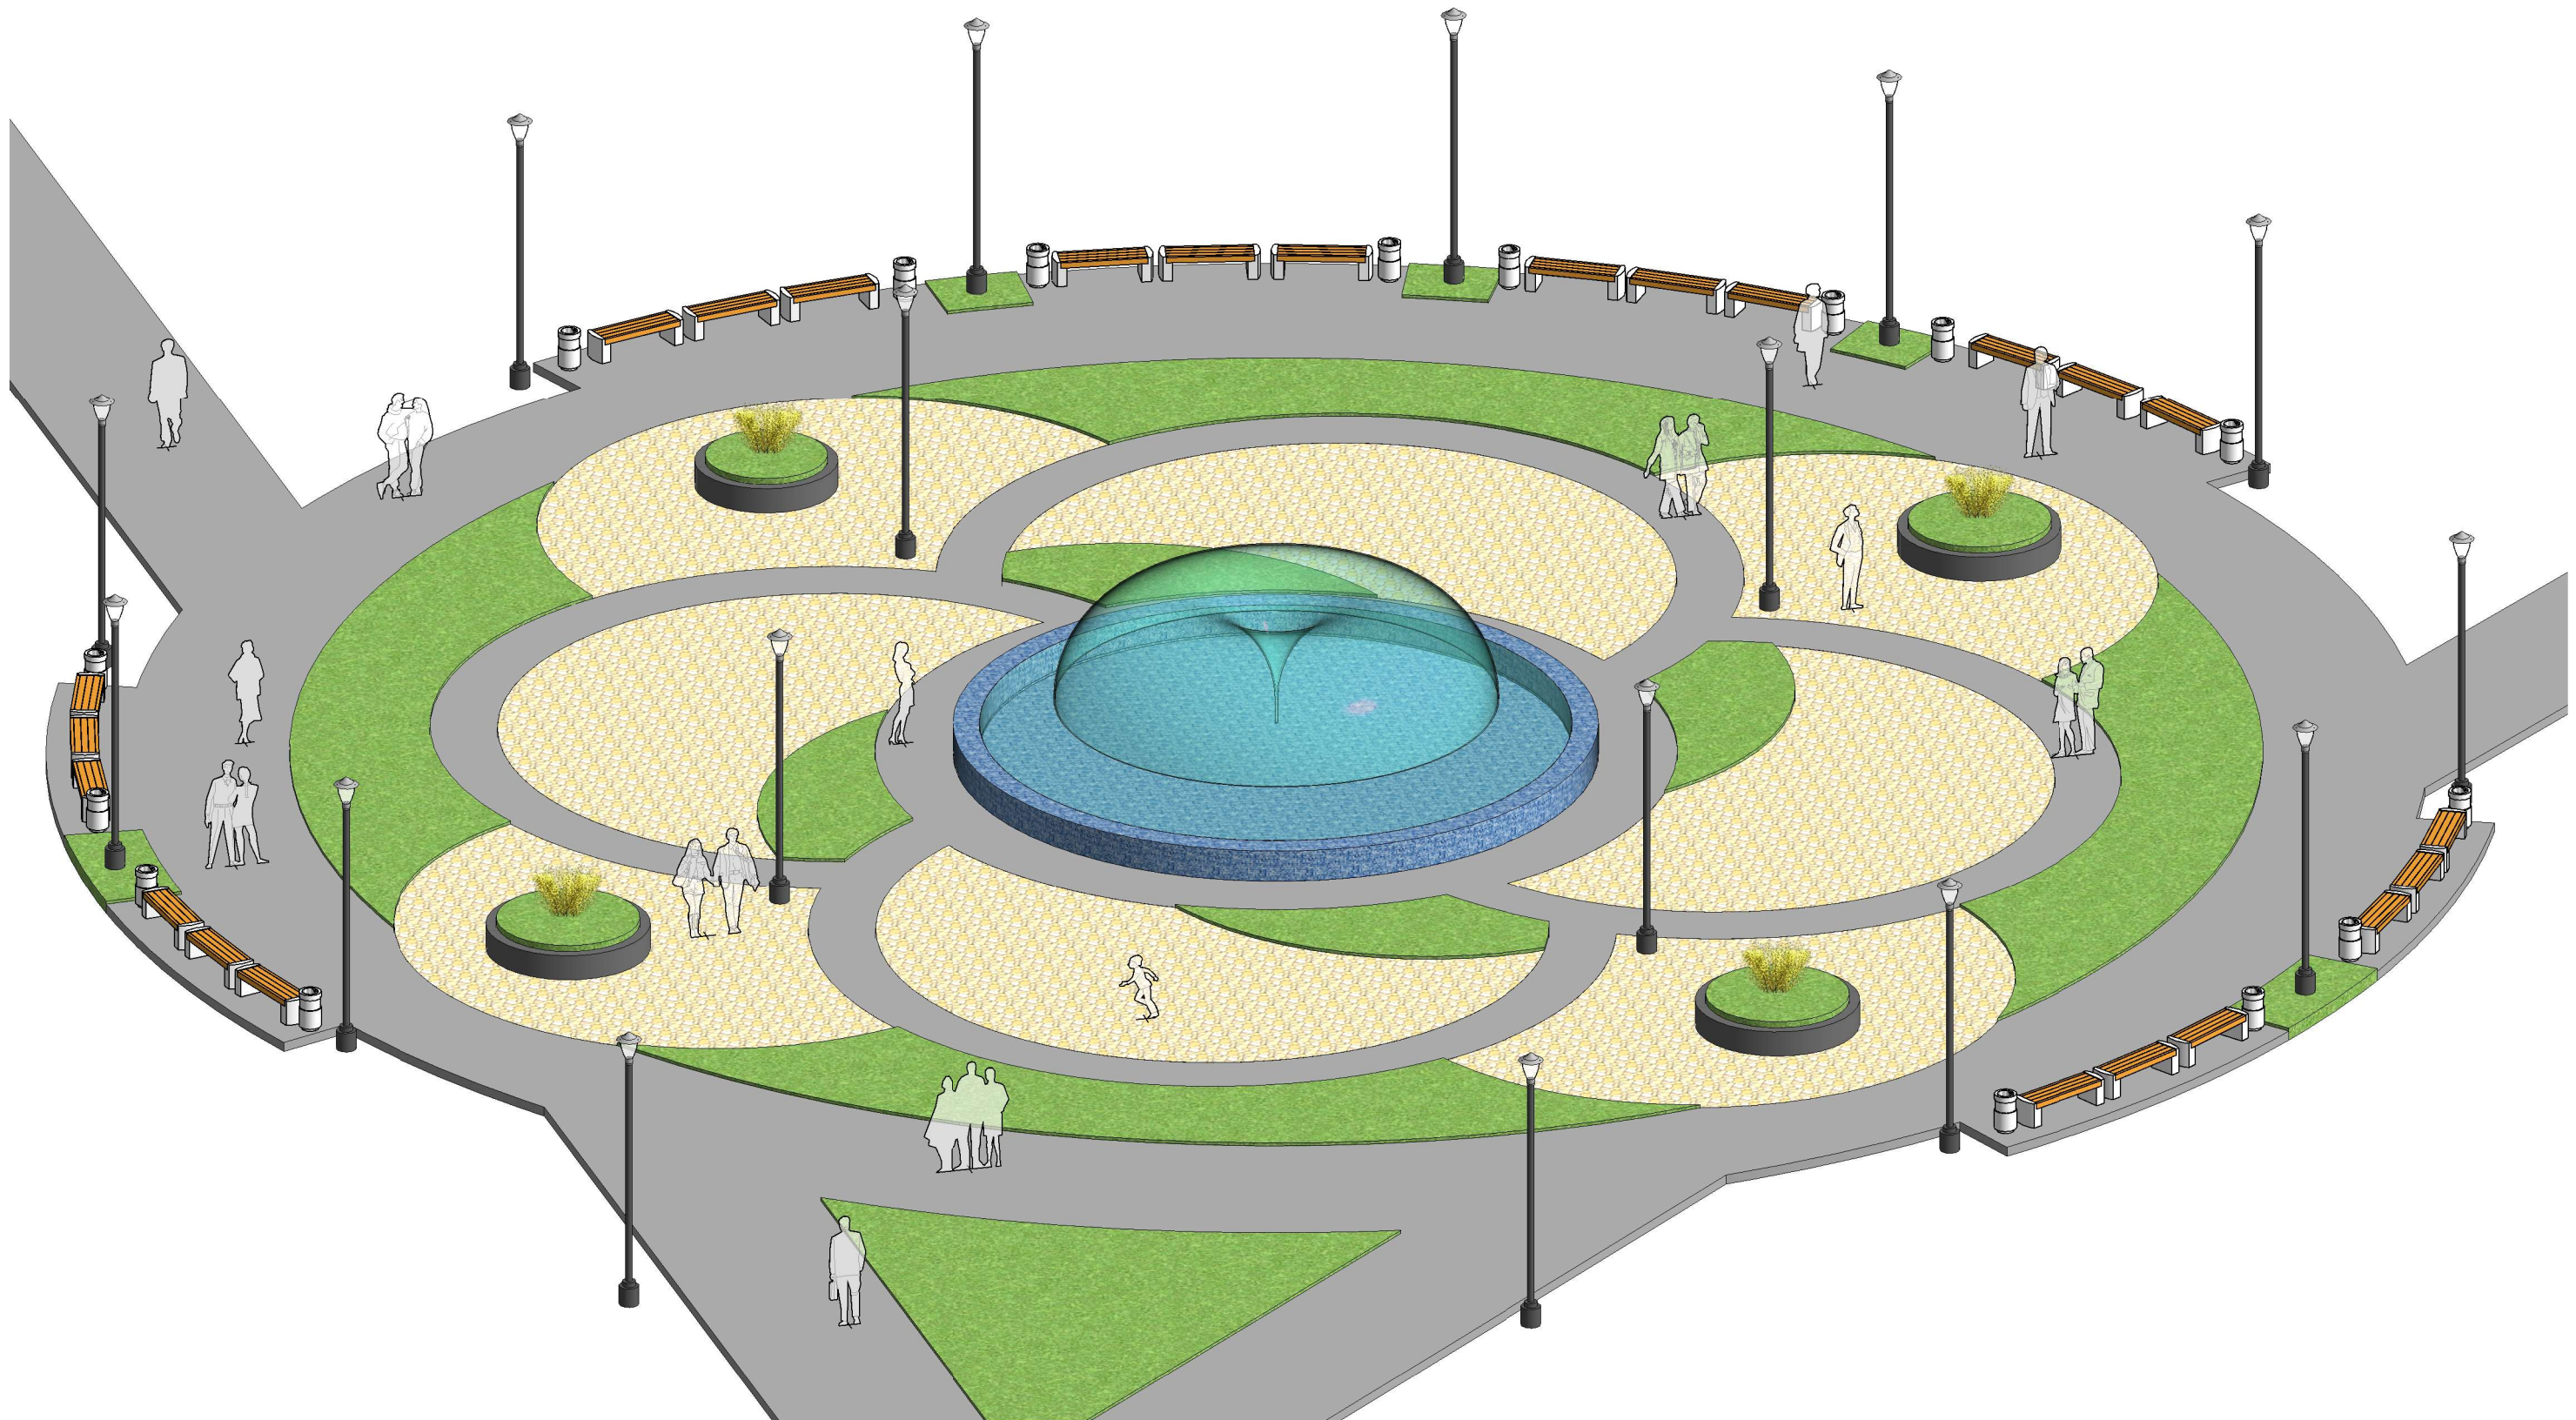

						64-2020			
						Проект устройства фонтана в парке «Центральный» в р. п. Ордынское Ордынского района Новосибирской области			
Изм.	Кол. уч.	Лист	№ док.	Подпись	Дата				
Разраб.	Чуд					Фонтан	Стадия	Лист	Листов
Проверил							ЭП	4	
Н.контр.	Гущин					Общий вид	ООО "Проект Мастер"		

Согласовано

	Взам. инв. №	
	Подп. и дата	
Инв. № подл.		



						64-2020			
						Проект устройства фонтана в парке «Центральный» в р. п. Ордынское Ордынского района Новосибирской области			
Изм.	Кол. уч.	Лист	№ док.	Подпись	Дата				
Разраб.	Чуд					Фонтан	Стадия	Лист	Листов
Проверил							ЭП	5	
Н.контр.	Гущин					Визуализация	ООО "Проект Мастер"		

Согласовано

Инд. № подл.	Подп. и дата	Взам. инв. №



						64-2020			
						Проект устройства фонтана в парке «Центральный» в р. п. Ордынское Ордынского района Новосибирской области			
Изм.	Кол. уч.	Лист	№ док.	Подпись	Дата				
Разраб.	Чуд					Фонтан	Стадия	Лист	Листов
Проверил							ЭП	6	
						Визализация	ООО "Проект Мастер"		
Н.контр.	Гущин								